



**1** PLANTA BAIXA BARRILETE - SISTEMA HIDRÁULICO  
ESCALA 1/100

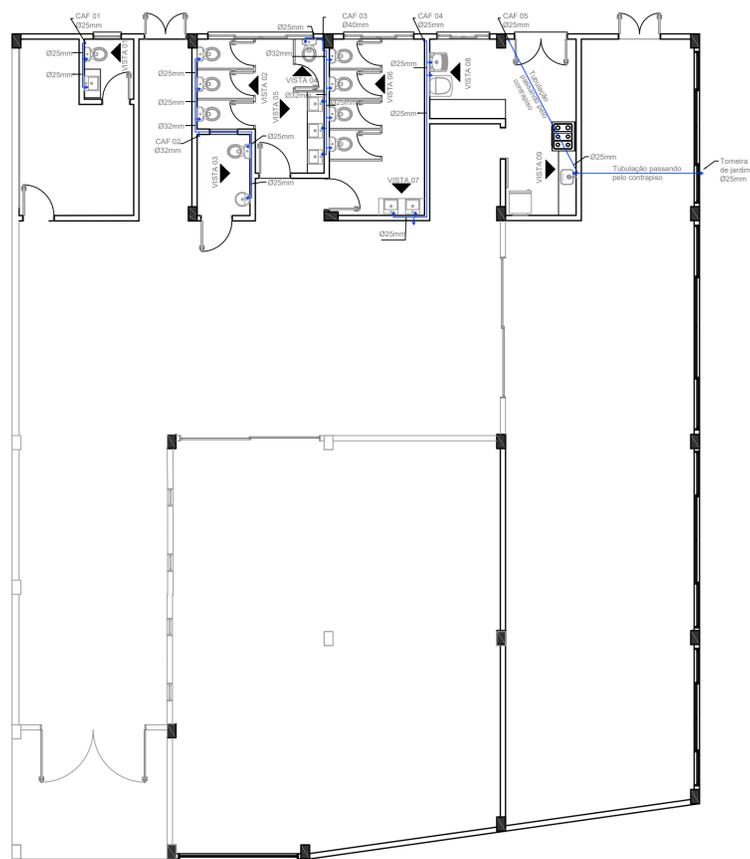


**2** PLANTA BAIXA - SISTEMA HIDRÁULICO  
ESCALA 1/100


DETALHES INSTALAÇÕES HIDRÁULICAS

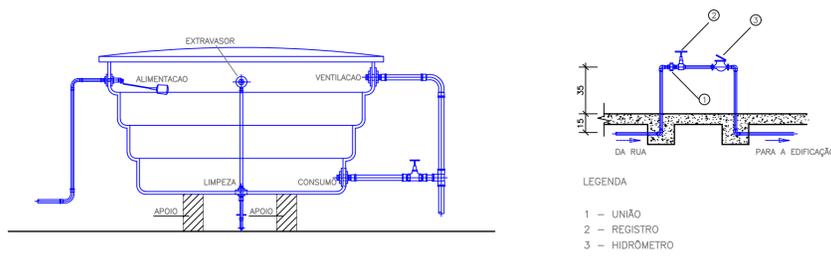

INSTALAÇÃO DE CAIXA D'ÁGUA  
CORTE LONGITUDINAL  
S/ESCALA

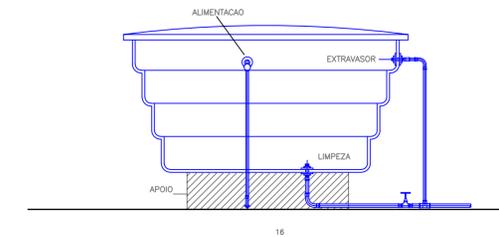


INSTALAÇÃO DE CAIXA D'ÁGUA  
CORTE TRANSVERSAL  
S/ESCALA

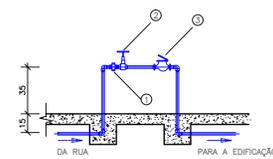

LEGENDA  
1 - UNIÃO  
2 - REGISTRO  
3 - HIDRÔMETRO

LEGENDA DO HIDRÁULICO	
●	CAF - COLUNA DE ÁGUA FRIA
⊥	REGISTRO
⊗	HIDRÔMETRO DA CONCESSIONÁRIA
⊙	BÓIA DO RESERVATÓRIO
—	CANALIZAÇÃO DE ÁGUA POTÁVEL

**3** DETALHE RESERVATÓRIO  
S/ ESCALA

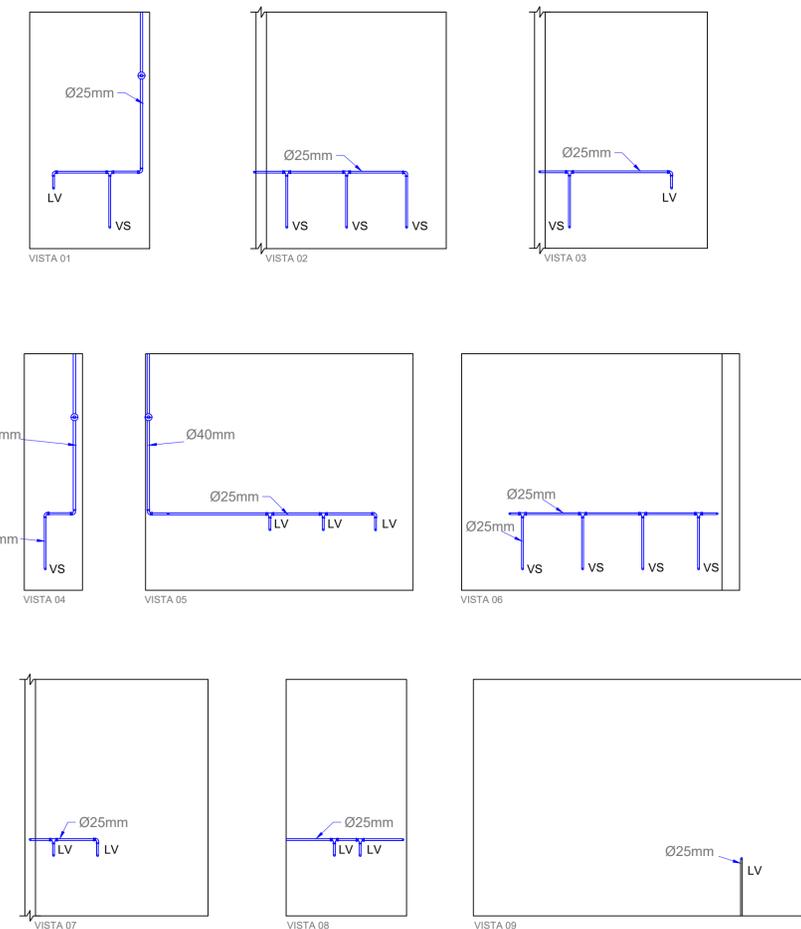

Legenda  
LV: Lavatório  
VS: Vaso Sanitário

**4** VISTAS HIDRÁULICAS  
ESCALA 1/50

CARIMBOS E APROVAÇÕES:



**MUNICÍPIO DE  
DESCANSO**

Descanso, lugar bom de viver!



**CENTRO CULTURAL**

LOCAL: RUA SANTO ESTANISLAU, CENTRO DE DESCANSO, LOTE URBANO Nº3, 17-A

ESCALA: INDICADA      DESENHADO POR: KEILA JAINE WRONSKI      DATA: 16/07/2019

DESENHOS: ÁREA TOTAL DO LOTE: 834,50M²      ÁREA TOTAL DA EDIFICAÇÃO: 447,00M²

DESENHOS: PROJETO HIDRÁULICO - PLANTAS BAIXAS E VISTAS

RESPONSÁVEL TÉCNICO: \_\_\_\_\_      FOLHA: **04/10**

FERNANDO TRINTINAGLIA - CREA/SC 140.621-5