




**1** PLANTA BAIXA SISTEMA DE ESGOTO  
ESCALA 1/50

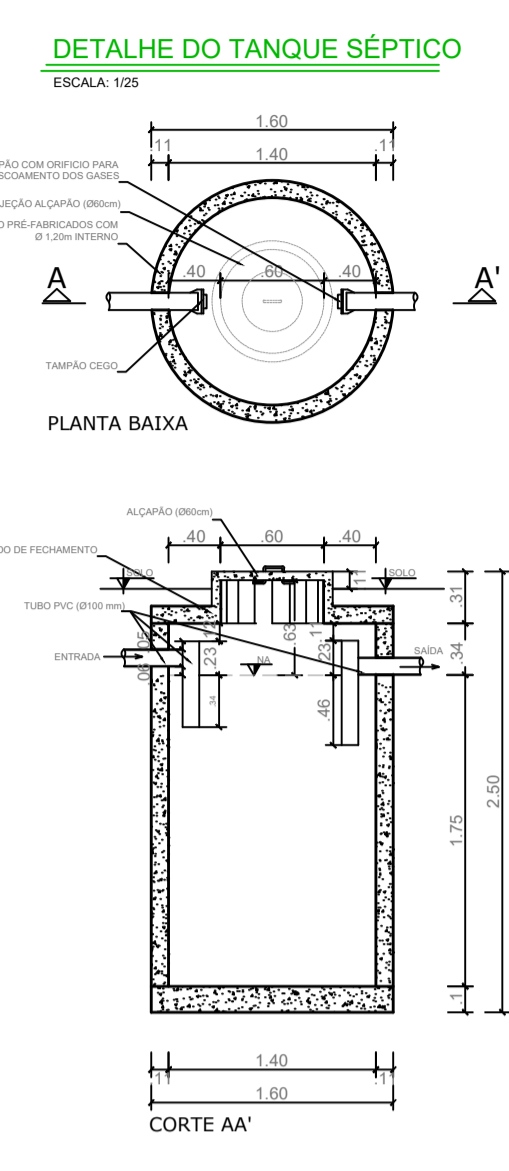

**2** DETALHAMENTO DO SISTEMA DE ESGOTO  
ESCALA 1/75

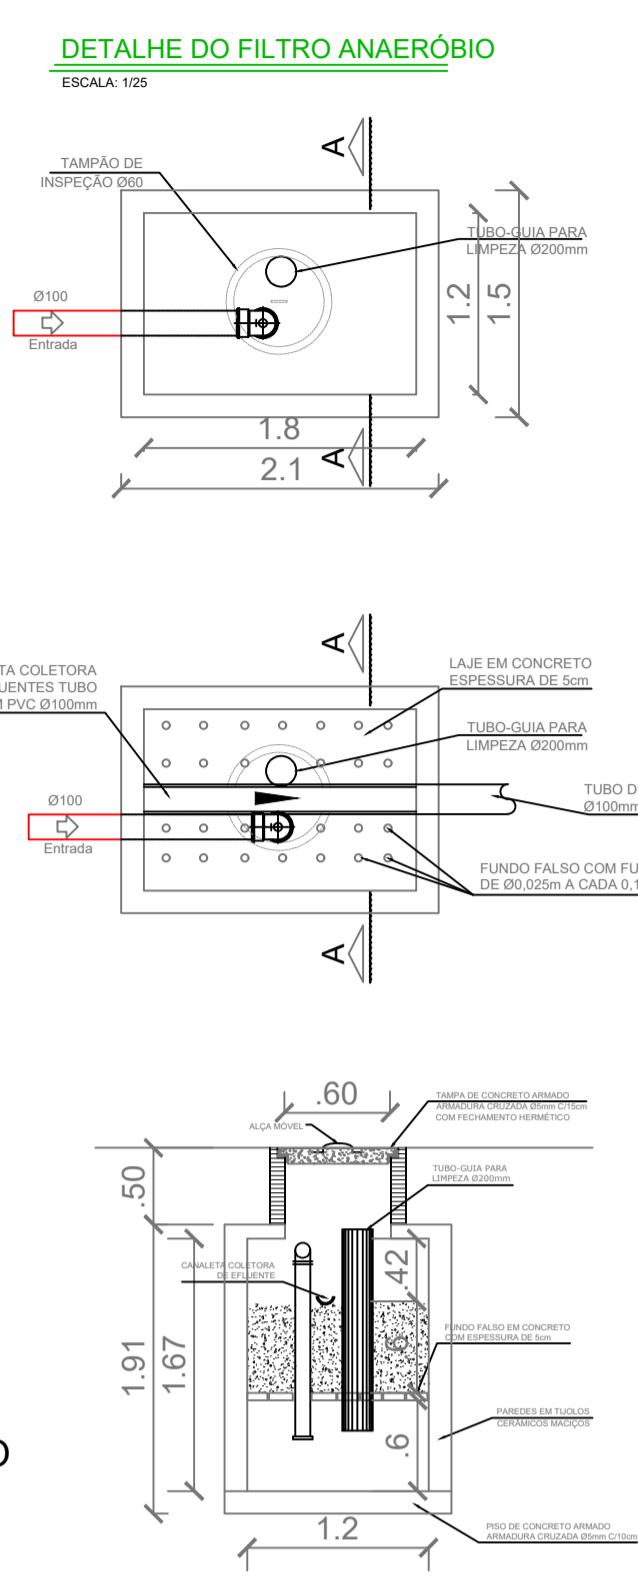

**DETALHE DO SUMIDOURO**  
ESCALA: 1/25

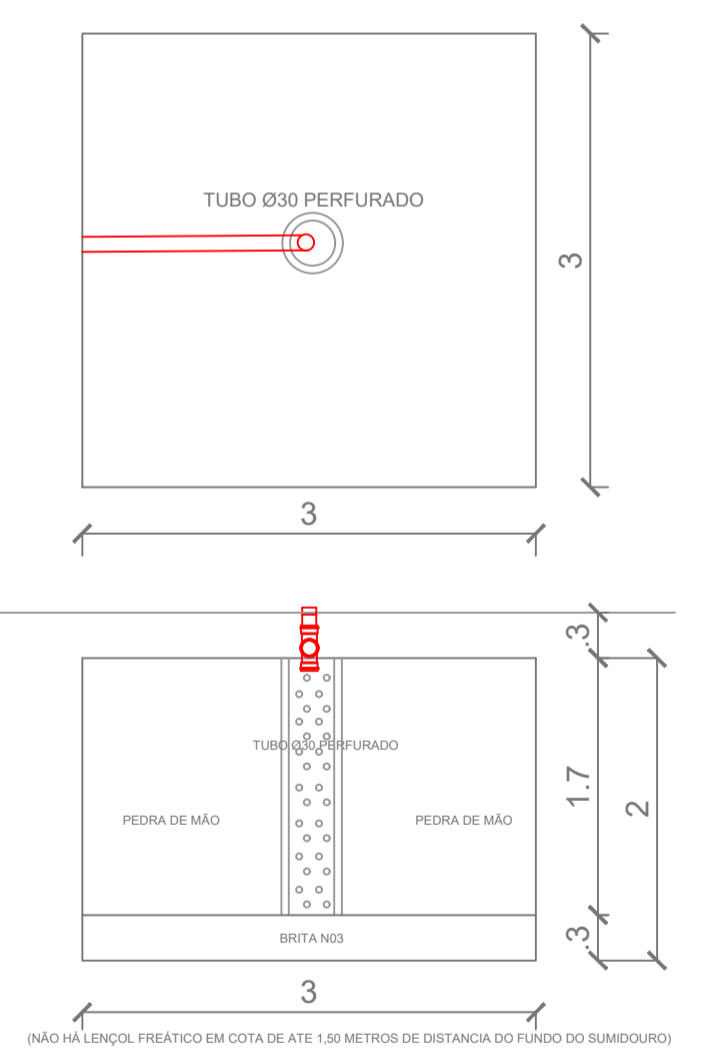

**LEGENDA DO ESGOTO**

- CAIXA SIFONADA C/ GRELHA 100x150x50
- COLUNA DE VENTILAÇÃO
- CANALIZAÇÃO DE ESGOTO
- CAIXA DE INSPEÇÃO DN60 H60
- CAIXA DE GORDURA Ø40cm h=40cm

CARIMBOS E APROVAÇÕES:



## MUNICÍPIO DE DESCANSO

Descanso, lugar bom de viver!



**OBRA/PROJETO**  
**CENTRO CULTURAL**

LOCAL: RUA SANTO ESTANISLAU, CENTRO DE DESCANSO, LOTE URBANO Nº3, 17-A

ESCALA: INDICADA      DESENHADO POR: KEILA JAINE WRONSKI      DATA: 16/07/2019

DESENHOS: ÁREA TOTAL DO LOTE: 834,50M²      ÁREA TOTAL DA EDIFICAÇÃO: 447,00M²

DESENHOS: PROJETO DE ESGOTO - PLANTAS BAIXAS E DETALHAMENTOS

RESPONSÁVEL TÉCNICO: \_\_\_\_\_

FOLHA: **05/10**

FERNANDO TRINTINAGLIA - CREA/SC 140.621-5