



PLANTA BAIXA HIDRÁULICA
ESCALA: 1/50

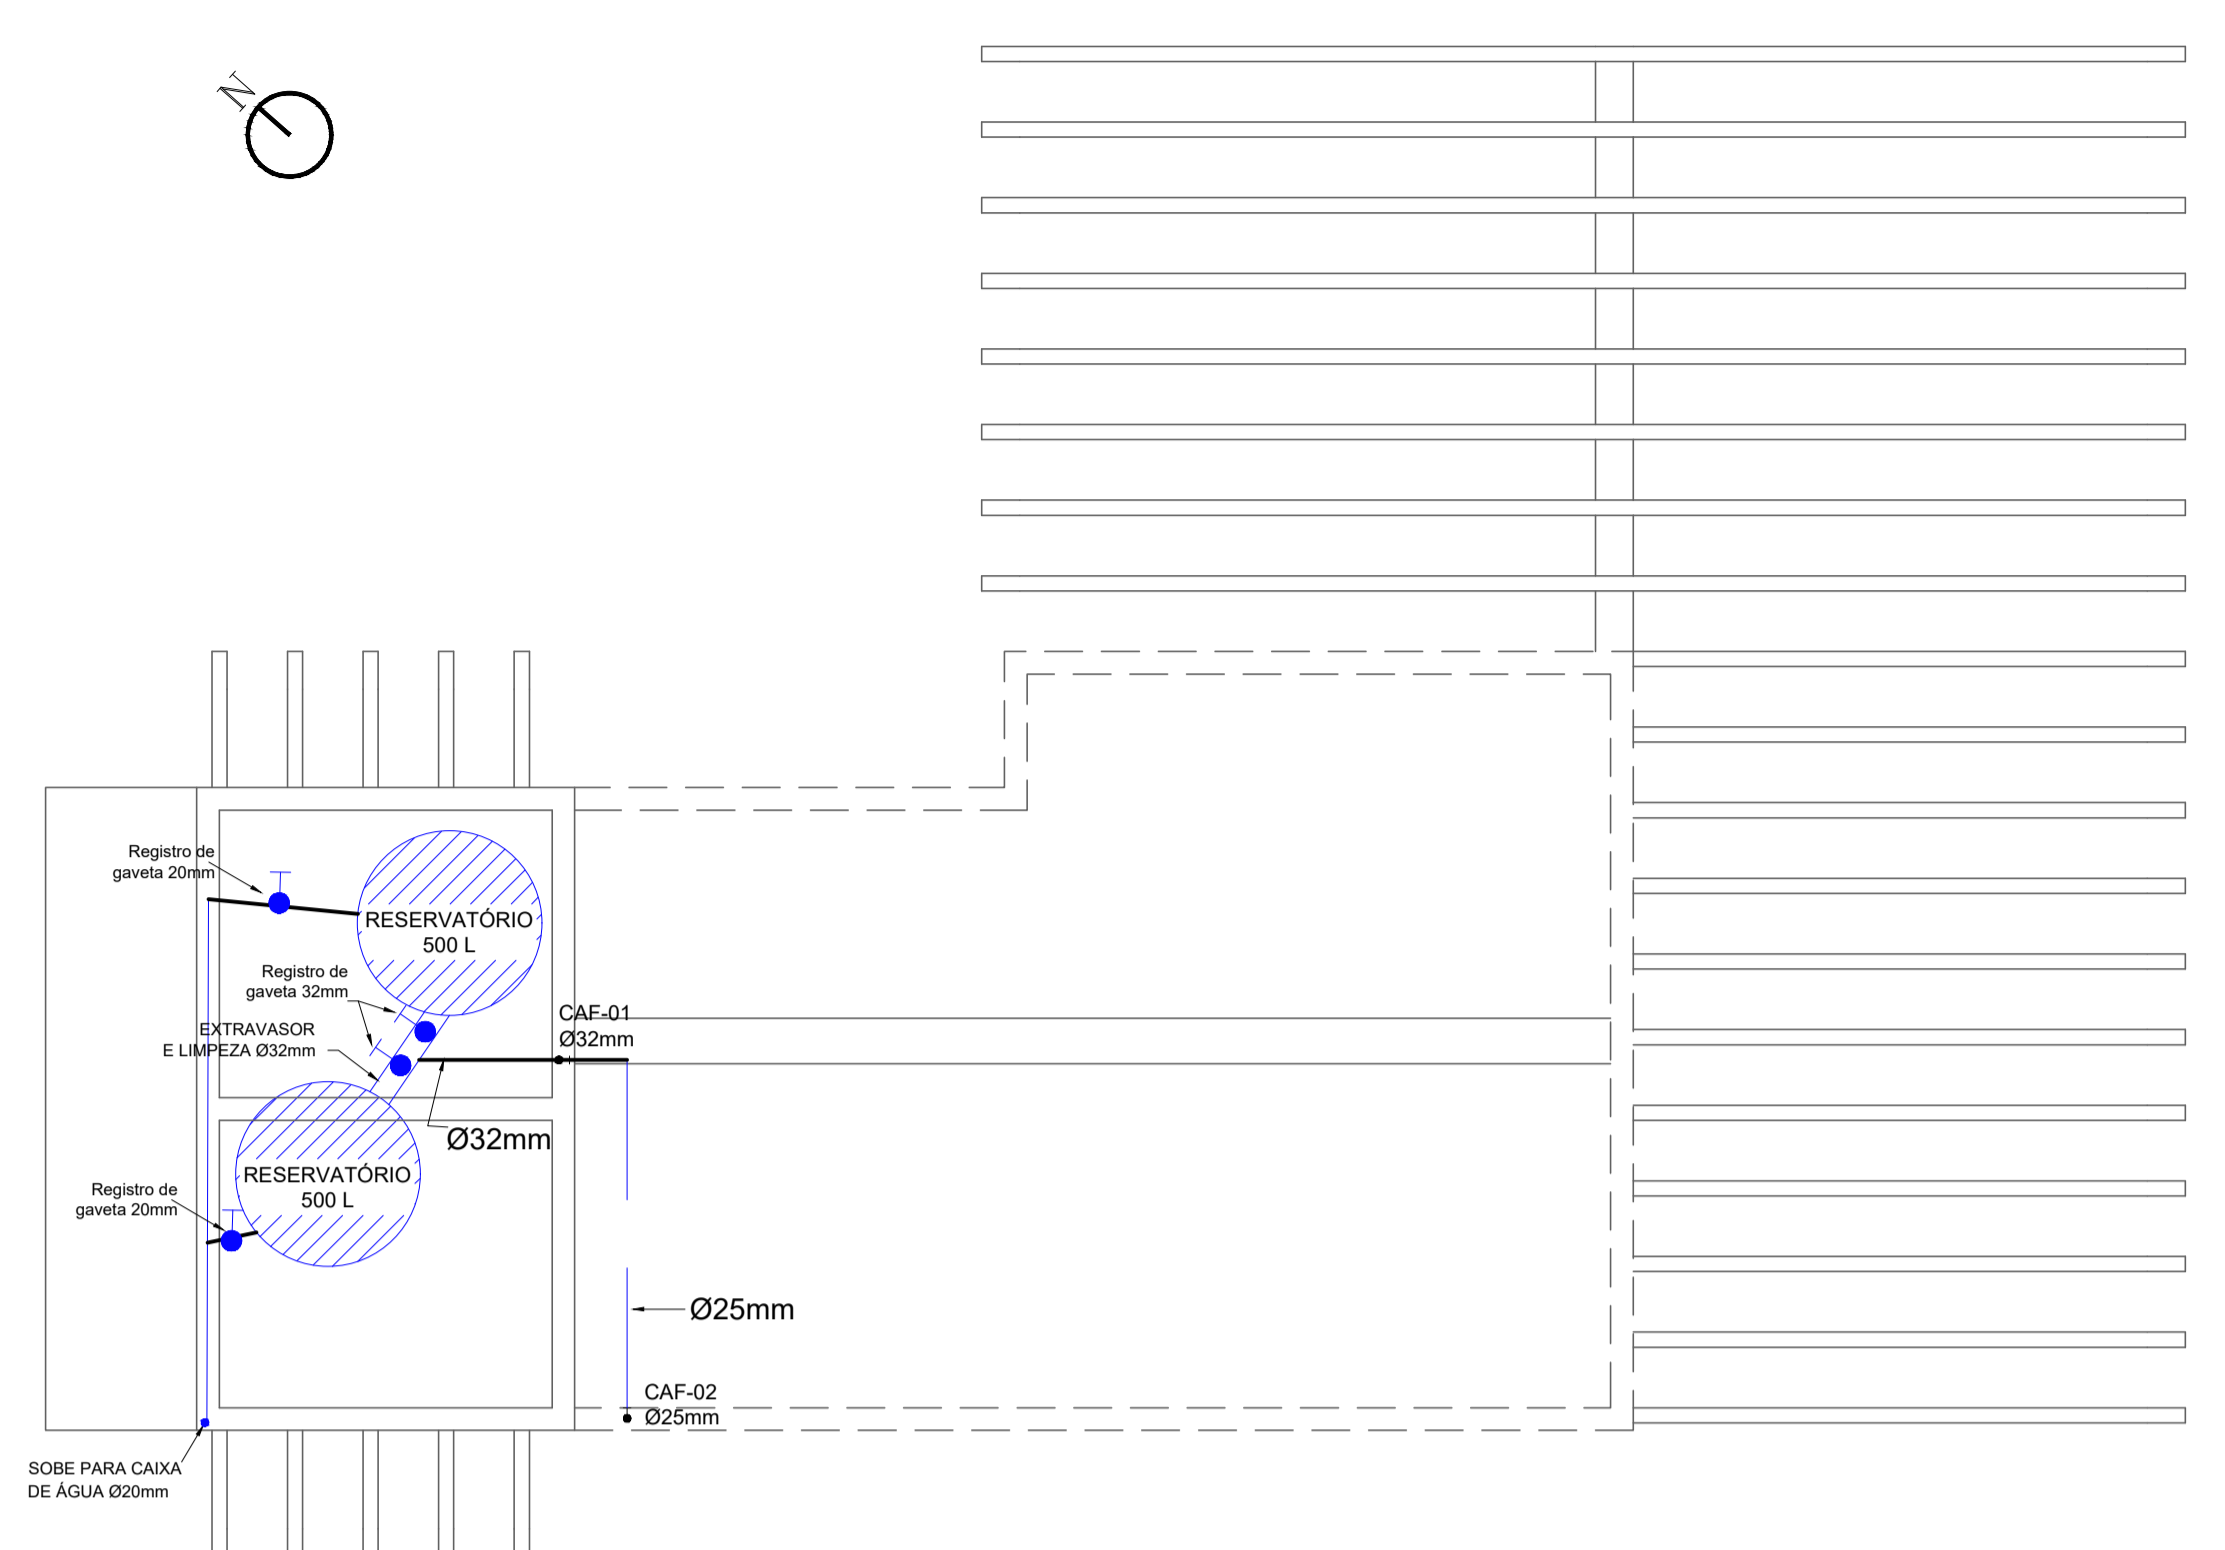


PLANTA COBERTURA HIDRÁULICA
ESCALA: 1/50


- LEGENDA DO HIDRÁULICO**
- CAF - COLUNA DE ÁGUA FRIA
 - REGISTRO
 - HIDRÔMETRO DA CONCESSIONÁRIA
 - BÓIA DO RESERVATÓRIO
 - CANALIZAÇÃO DE ÁGUA POTÁVEL

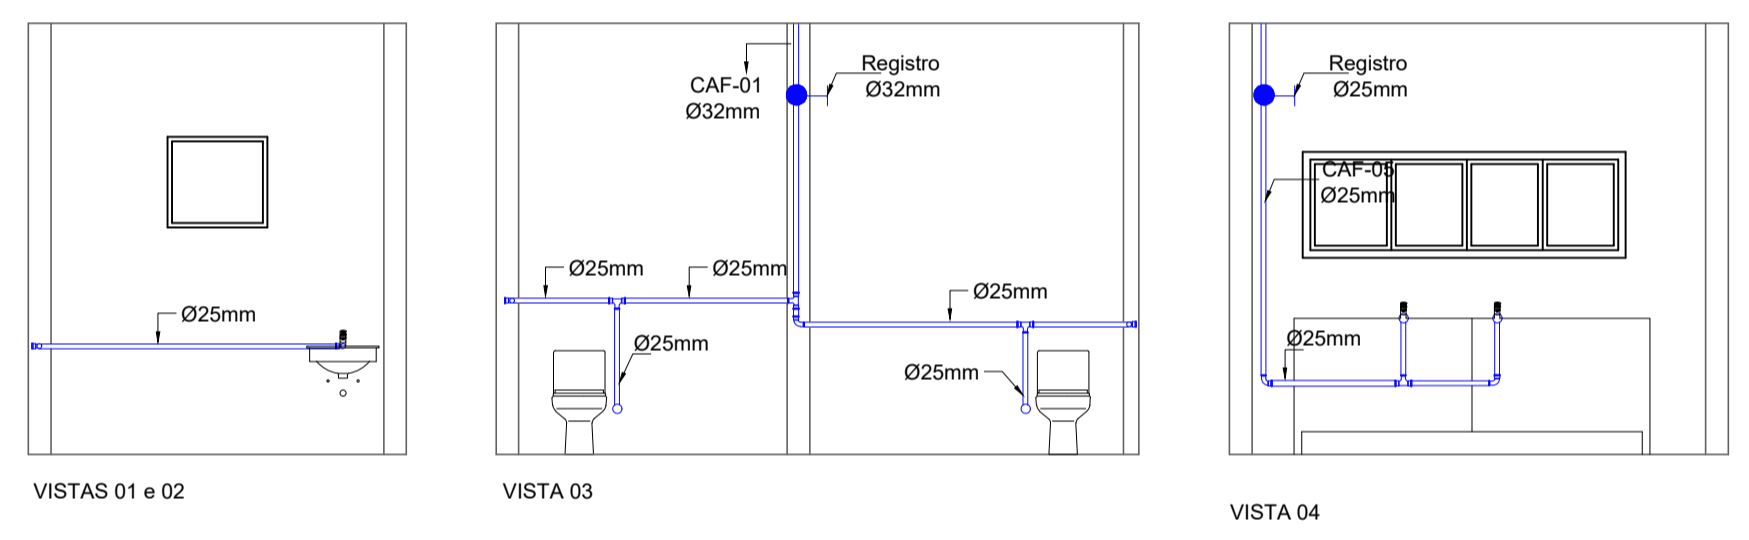


DETALHES INSTALAÇÕES HIDRÁULICAS

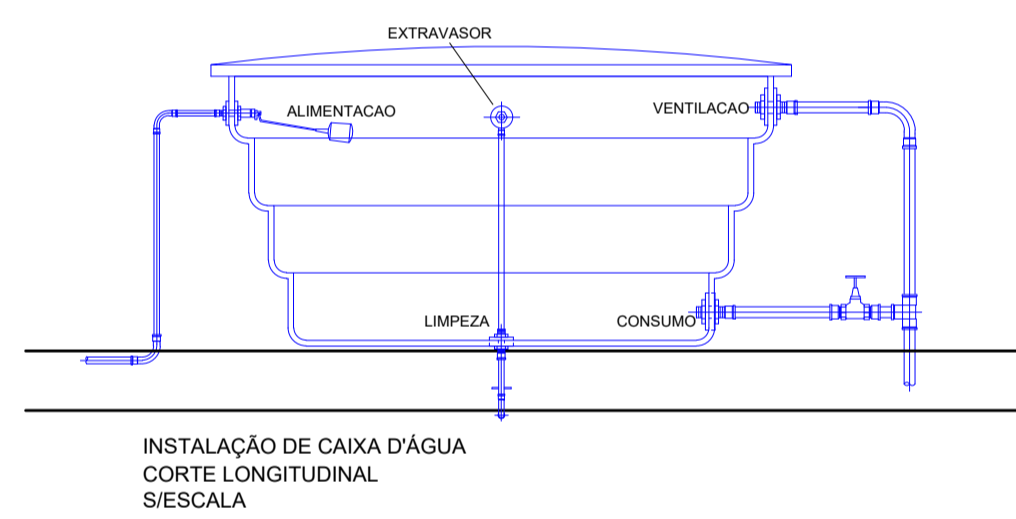

INSTALAÇÃO DE CAIXA D'ÁGUA
CORTE LONGITUDINAL
S/ESCALA

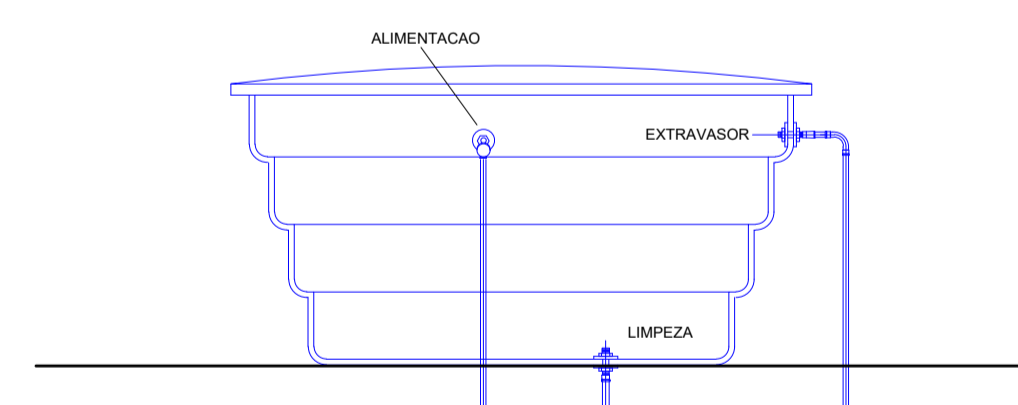

INSTALAÇÃO DE CAIXA D'ÁGUA
CORTE TRANSVERSAL
S/ESCALA

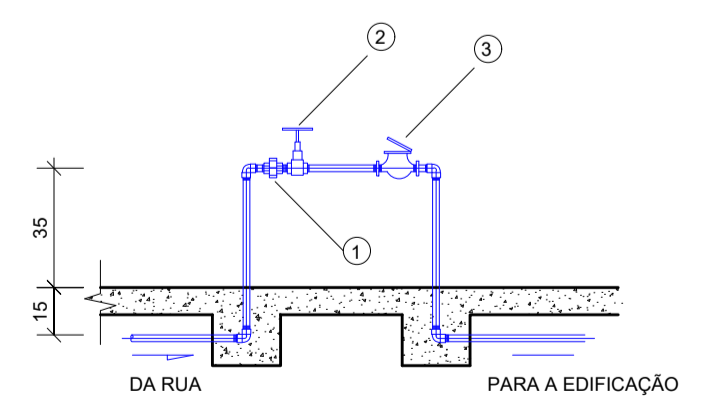

LEGENDA

- 1 - UNIÃO
- 2 - REGISTRO
- 3 - HIDRÔMETRO

CARIMBOS E APROVAÇÕES:



MORRO DO CRISTO

OBRA/PROJETO:	RUA PEDRO LORENSKI, CENTRO DE DESCANSO, LOTE URBANO Nº		
ESCALA:	INDICADA	DESENHADO POR:	CRISTIANE E GABRIELA
		DATA:	25/07/2019
DIMENSÕES:	ÁREA TOTAL DO LOTE: 18.181,00²		ÁREA TOTAL DA EDIFICAÇÃO: 44,11M²
DESENHOS:	PLANTA DE INSTALAÇÕES HIDRÁULICAS		
RESPONSÁVEL TÉCNICO:	FERNANDO TRINTINAGLIA - CREA/SC 140.621-5		FOLHA:
			08/12