




**DETALHE DA INSTALAÇÃO**  
 Escala: 1/50

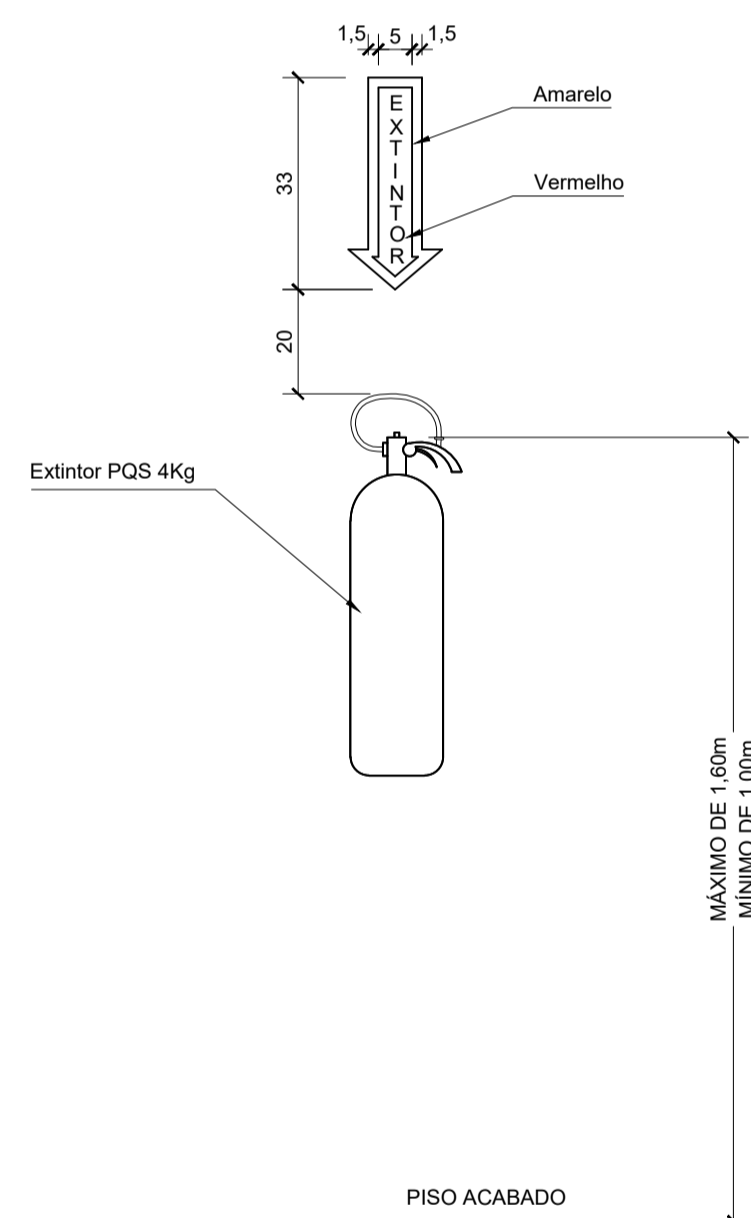


**DETALHE DE INSTALAÇÃO DA ILUMINAÇÃO DE EMERGÊNCIA COM DUAS LÂMP FLUOR DE 8 W OU 30 LEDS**  
 Escala: 1/50

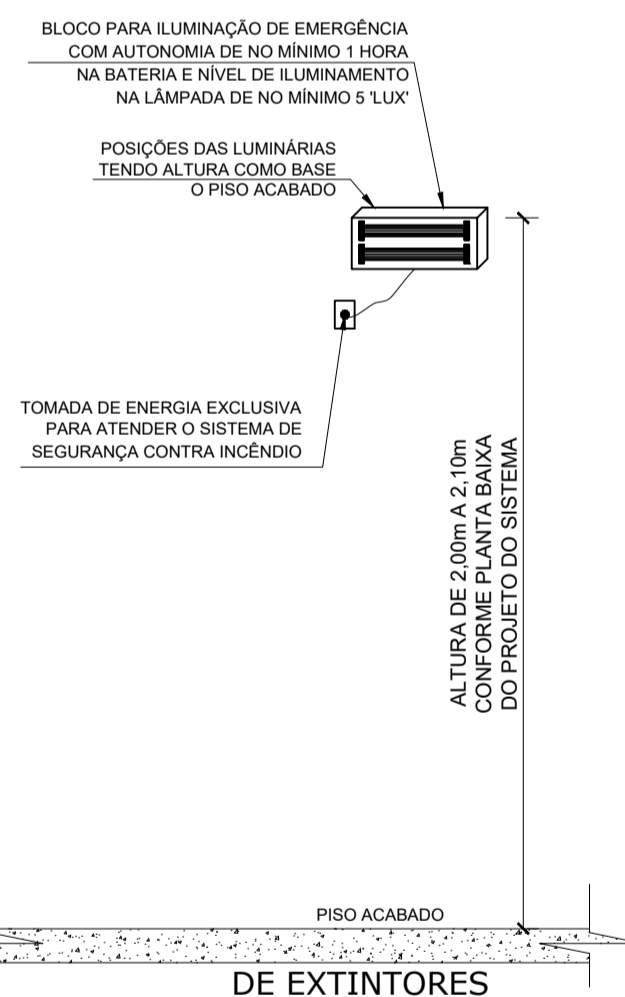


**DETALHE DA VENEZIANA DA VENTILAÇÃO PERMANENTE**  
 ESCALA: 1/30

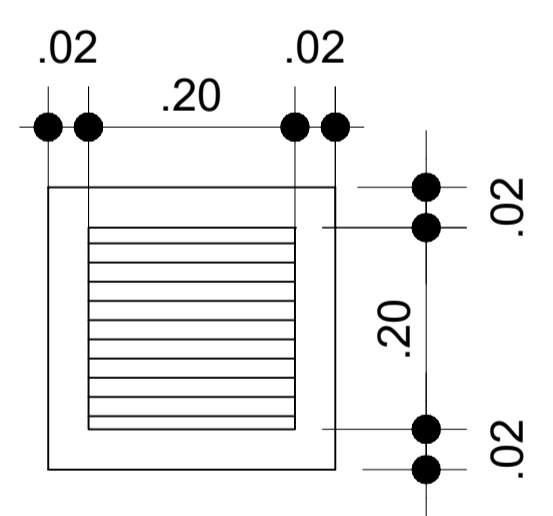


**ABRIGO PARA BOTTIÃO DE GLP-13Kg**

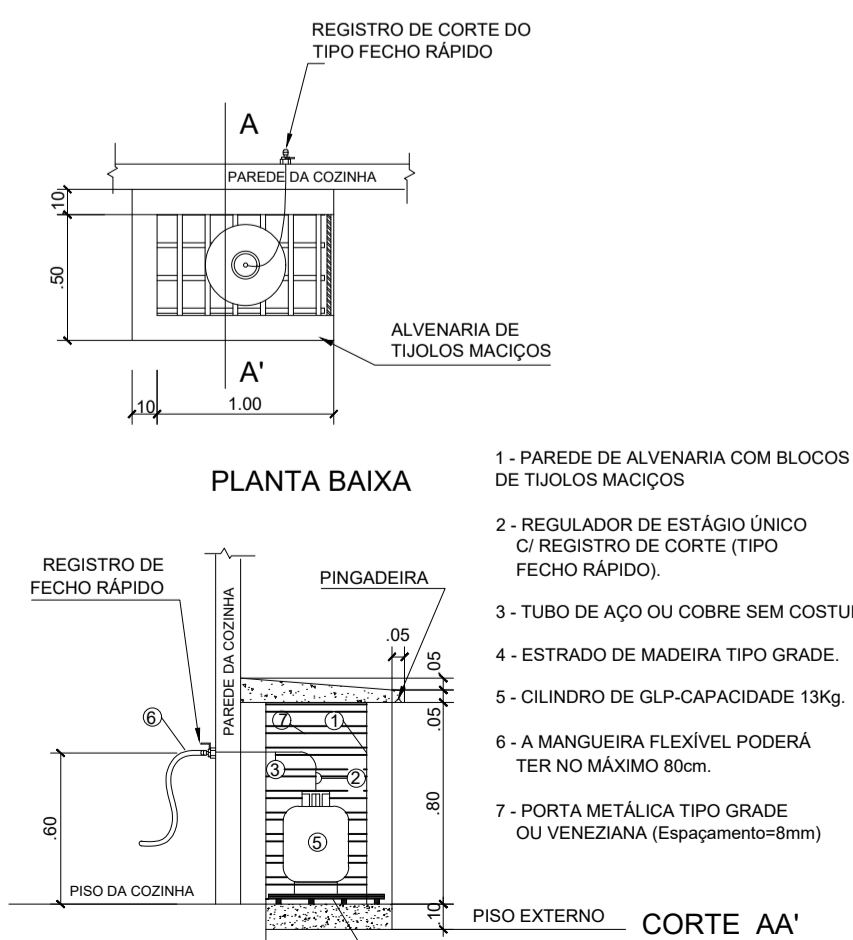


**VENTILAÇÃO PERMANENTE (Adequação de ambiente)**  
 ESCALA: 1/30

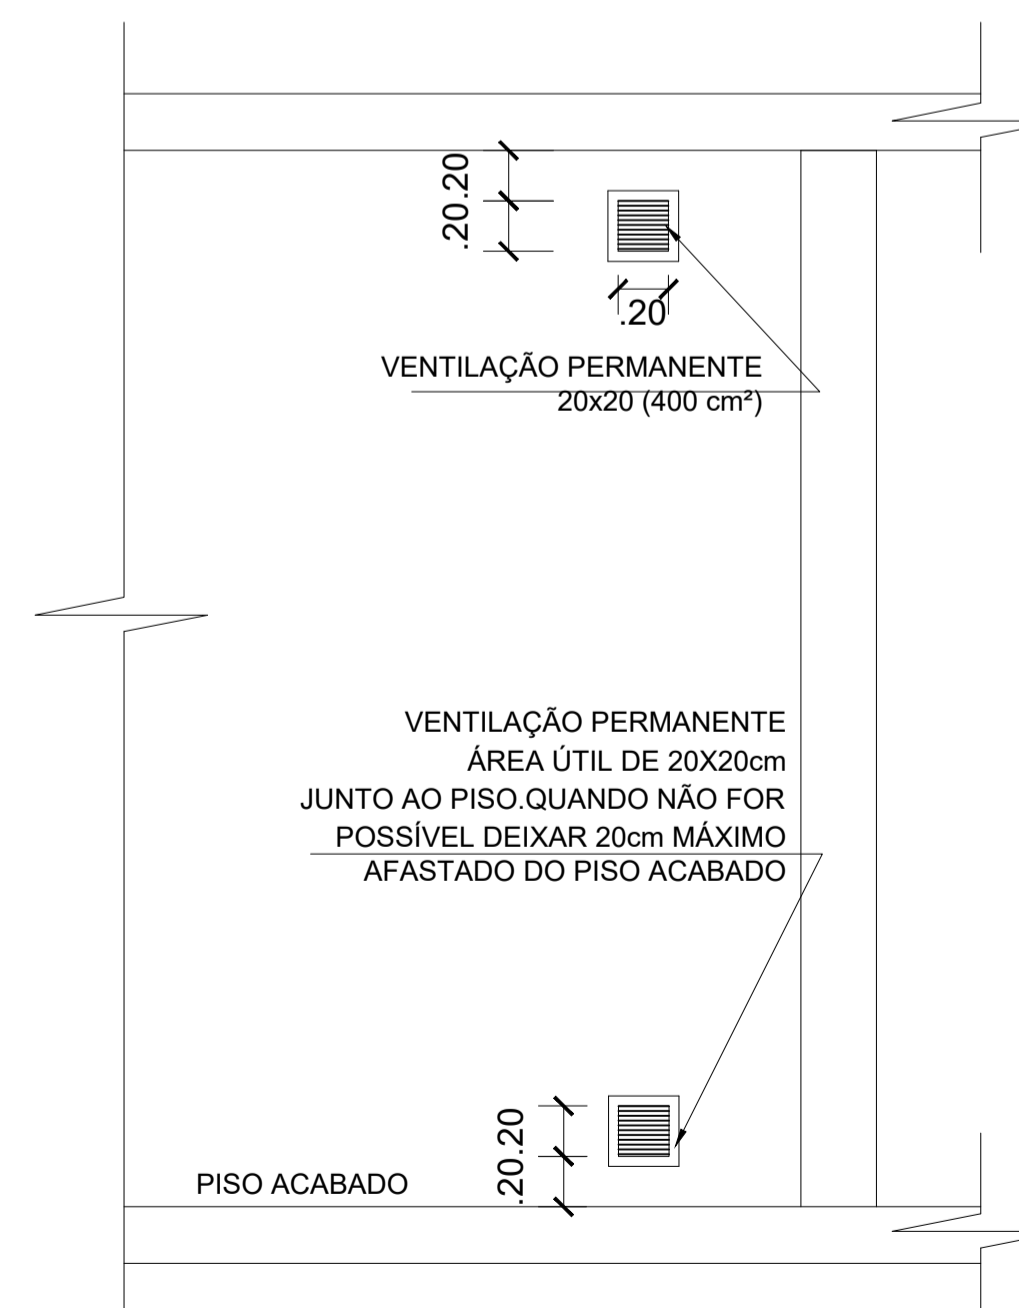

**LUMINÁRIA TIPO BLOCO AUTÔNOMO DE ORIENTAÇÃO DE ABANDONO DE LOCAL (UMA FACE SEM SETA).**  
 ESCALA: 1/30

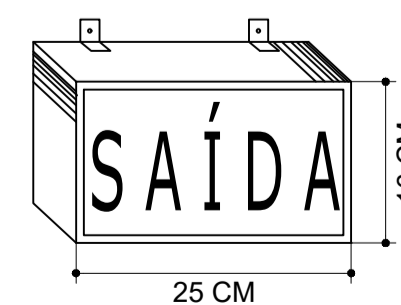

**DETALHE DA VENEZIANA DA VENTILAÇÃO PERMANENTE**  
 ESCALA: 1/30

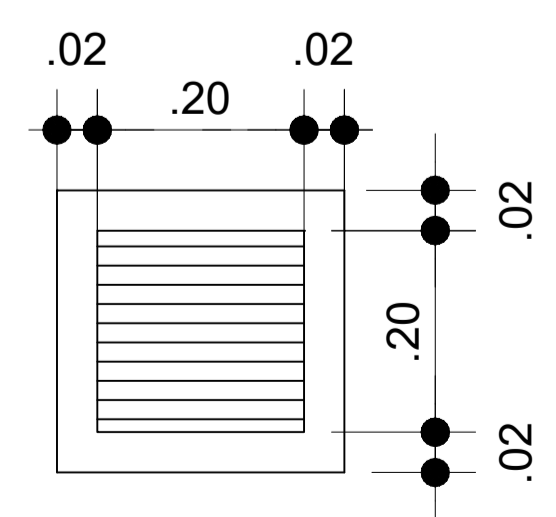

CARIMBOS E APROVAÇÕES:



OBRAS/PROJETO		
LOCAL:	RUA PEDRO LORENSKI, CENTRO DE DESCANSO, LOTE URBANO Nº	
ESCALA:	INDICADA	DATA: 25/07/2019
DESENHOS:	ÁREA TOTAL DO LOTE: 18.181,00M <sup>2</sup>	ÁREA TOTAL DA EDIFICAÇÃO: 44,11M <sup>2</sup>
DESENHOS:	PLANTA BAIXA PPCI E DETALHES	
RESPONSÁVEL TÉCNICO:	FERNANDO TRINTINAGLIA - CREA/SC 140.621-5	
FOLHA:	03/03	