



**PLANTA BAIXA ELÉTRICA**  
 ÁREA: 164,54 m<sup>2</sup>  
 ESCALA: 1/75

LEGENDA	
	- Novos pontos elétricos a serem instalados
	- Luminária LED 30W
	- Interrupto simples - 1 tecla
	- Tomada a 120 cm do piso
	- Tomada a 30 cm do piso
	- Tomada acima de 120 cm do piso
	- Tomada a 120 cm do piso ou mais, para preventivo
	- Fios Neutro, Fase, Retorno, Campainha, Internet e Terra
	- Eletroduto aparente
	- Caixa de distribuição
	- Poste duplo T a instalar
	- Quadro de medição


LEGENDA:  
 PONTOS NOVOS

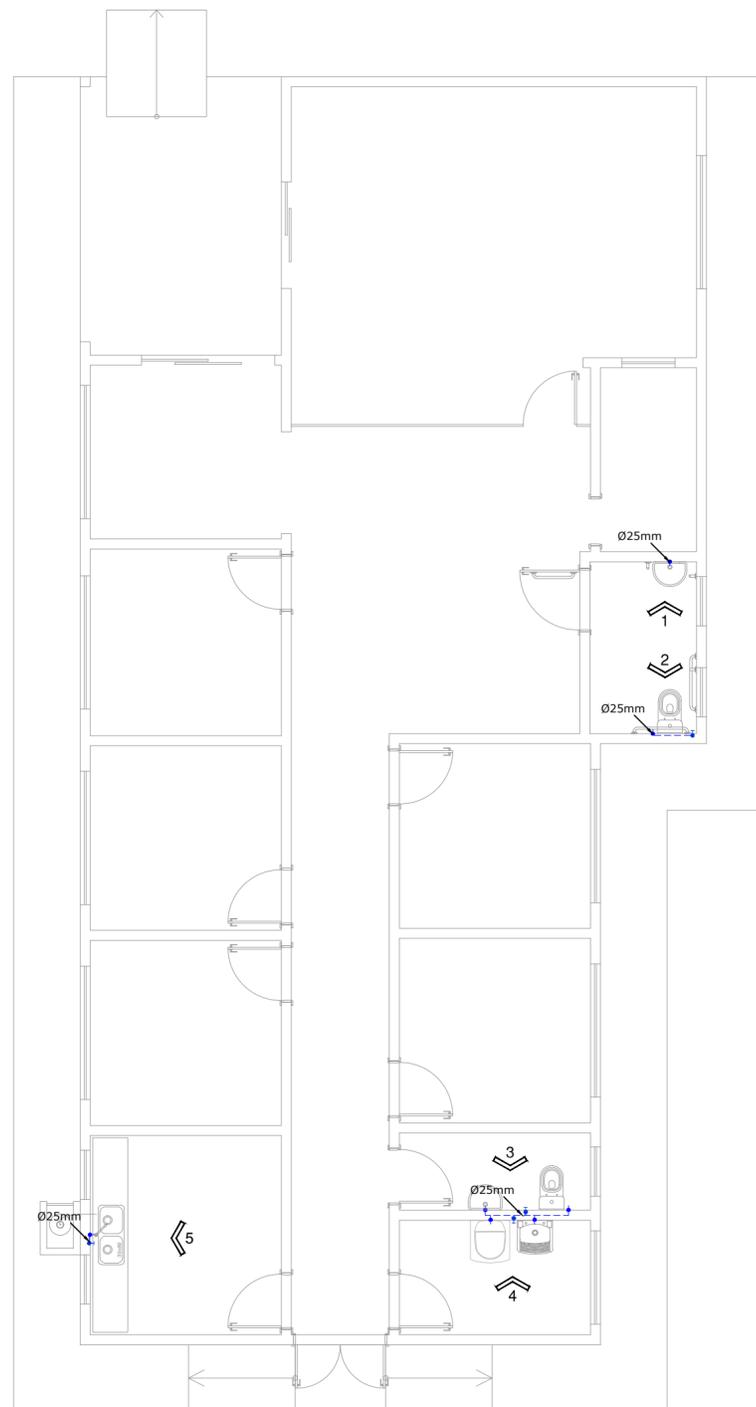


**PLANTA BAIXA HIDRÁULICA**  
 ÁREA: 164,54 m<sup>2</sup>  
 ESCALA: 1/75

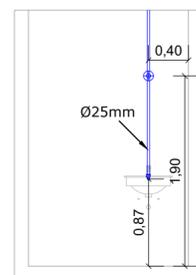


VISTA 1  
 ESCALA: 1/50

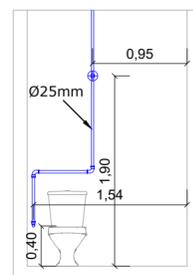


VISTA 2  
 ESCALA: 1/50

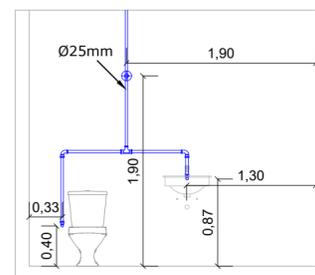

VISTA 3  
 ESCALA: 1/50

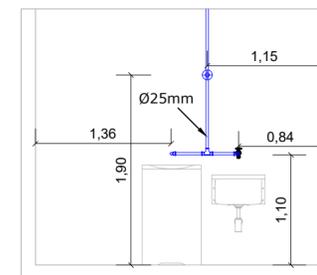

VISTA 4  
 ESCALA: 1/50

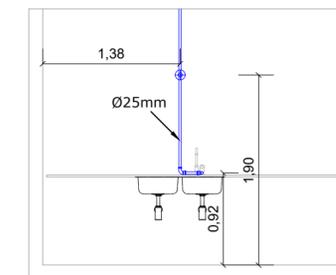

VISTA 5  
 ESCALA: 1/50

CARIMBOS E APROVAÇÕES:

<h2 style="margin: 0;">MUNICÍPIO DE DESCANSO</h2> <p style="margin: 0;">Descanso, lugar bom de viver!</p>	
<h3>REFORMA CRAS</h3>	
OBRA/PROJETO:	
<b>RUA THOMAS KOPROSKI, CENTRO DE DESCANSO, LOTE PARTE DA CHÁCARA 07</b>	
LOCAL:	ESCALA: INDICADA
DESENHADO POR:	DATA:
DESENHOS:	DIMENSÕES:
PLANTA BAIXA ELÉTRICA E PLANTA BAIXA HIDRÁULICA COM DETALHES	
RESPONSÁVEL TÉCNICO:	FOLHA:
FERNANDO TRINTINAGLIA - CREA/SC 140.621-5	
<b>03/04</b>	