


PLANTA BAIXA NÍVEL 0
 ESCALA: 1/50

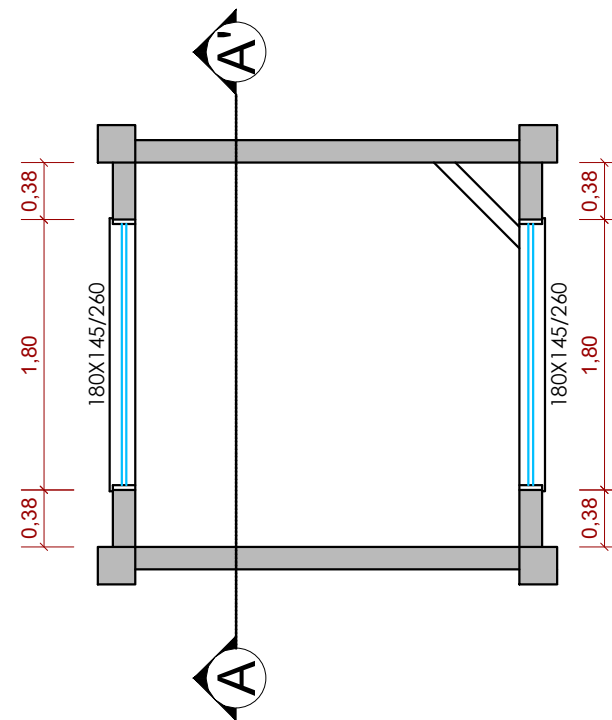

PLANTA BAIXA NÍVEL 2,60
 ESCALA: 1/50



**PREFEITURA
 MUNICIPAL DE
 DESCANSO - SC**

PROJETO:

DEPÓSITO

DESENHO:

PLANTAS BAIXA NÍVEIS 0 E 2,60

LOCAL:

ESCOLA PAULO HENRIQUE PISSAIA

DESENHADO POR:

SETOR DE ENGENHARIA

DATA:

JULHO/2021

PRANCHA:

01/02