



PLANTA BAIXA - HIDRÁLICA
 ESCALA: 1/75
 ÁREA TOTAL: 103,29 m²

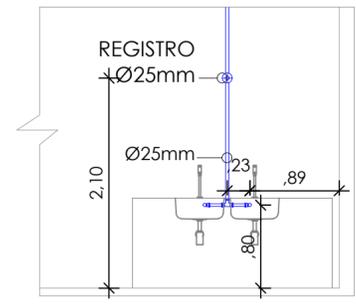

VISTA 01
 ESCALA: 1/75

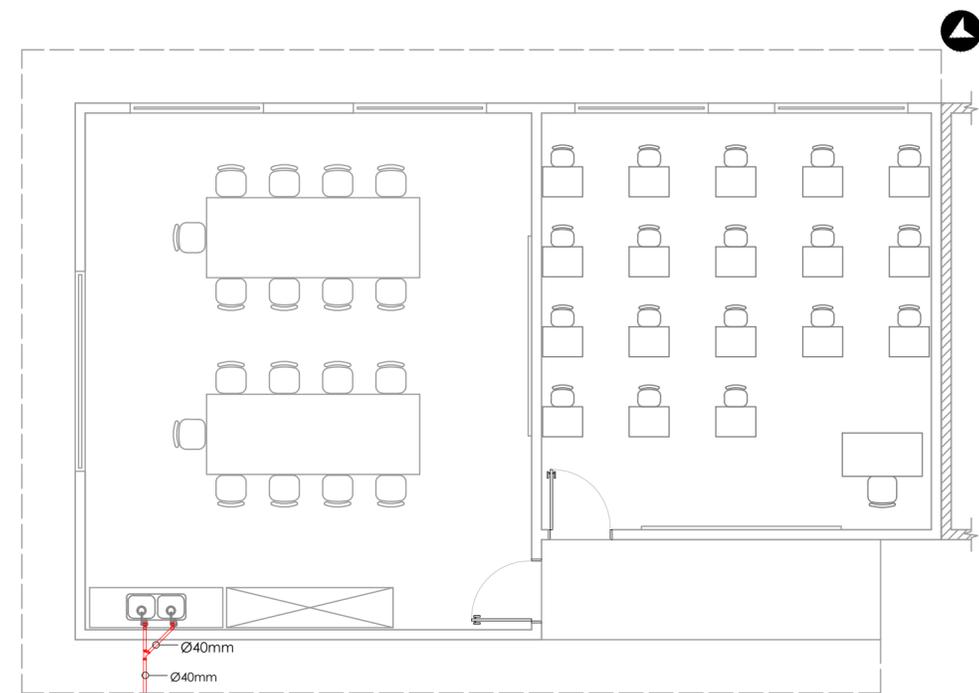

PLANTA BAIXA - SANITÁRIA
 ESCALA: 1/75
 ÁREA TOTAL: 103,29 m²

CARIMBOS E APROVAÇÕES:



MUNICÍPIO DE DESCANSO



Descanso, lugar bom de viver!

OBRA/PROJETO		
AMPLIAÇÃO ESCOLA CACHOEIRINHA		
LOCAL:		
LINHA CACHOEIRINHA, ZONA RURAL DE DESCANSO/SC		
ESCALA:	DESENHADO POR:	DATA:
INDICADA	SETOR DE ENGENHARIA	OUTUBRO DE 2021
DIMENSÕES:		
ÁREA TOTAL DO LOTE: 6.336,17 m²		ÁREA TOTAL A AMPLIAR: 103,29 m²
DESENHOS:		
AMPLIAÇÃO SALAS DE AULA - PLANTA HIDRÁULICA, DETALHES E PLANTA SANITÁRIA		
RESPONSÁVEL TÉCNICO:		FOLHA:
FERNANDO TRINTINAGLIA - CREA/SC 140.621-5		05/07