




SIMBOLOGIA E LEGENDA

- Sinalizador audio visual banheiro PCD
- Spot com lampada 15W (LED)
- Luminária com 2 lâmpadas de 14W (LED)
- Plafon com lampada 15W (LED)
- Interruptor Paralelo - 1, 2 e 3 teclas
- Interruptor Simples - 1, 2 e 3 teclas
- Tomada 120 cm do piso
- Tomada a 30 cm do piso
- Tomada 3P para Chuveiro a 210 cm do piso
- Tomada acima de 210 cm do piso
- Tomada a 210 cm do piso ou mais, para preventivo
- Tomada no teto, para retroprojetor
- Fios Neutro, Fase, Retorno, Telefonía, Internet e Terra
- Eletroduto embutido
- Caixa de distribuição de energia elétrica
- Caixa de distribuição de internet e telefone
- Poste padrão a instalar
- Quadro de Medição

PLANTA BAIXA - ELÉTRICA
 ESCALA: 1/75
 ÁREA TOTAL: 103,29 m²

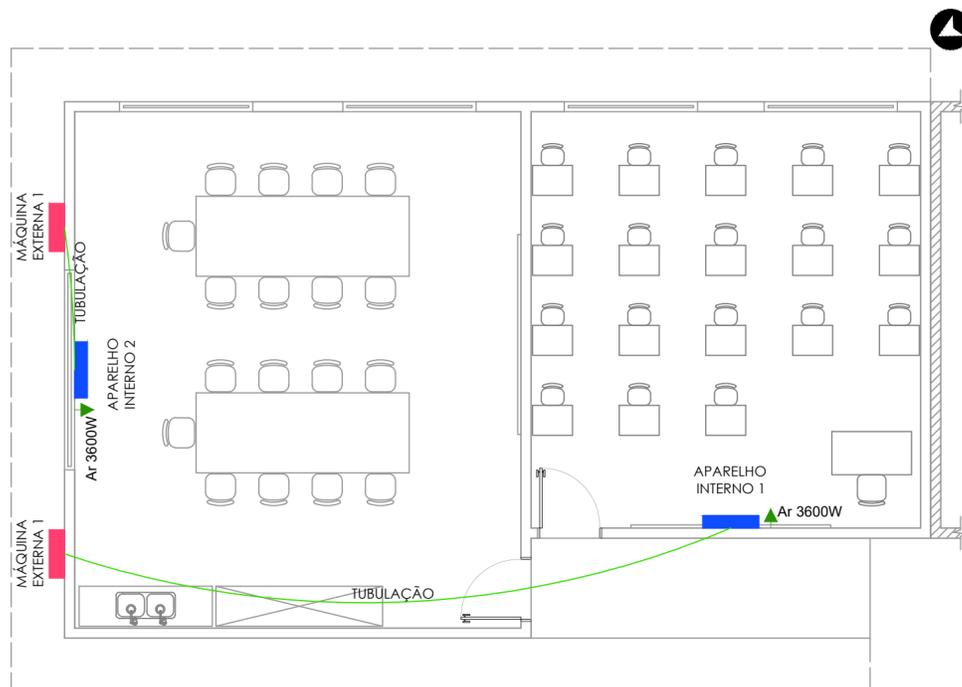

PLANTA BAIXA - CLIMATIZAÇÃO
 ESCALA: 1/75
 ÁREA TOTAL: 103,29 m²

CARIMBOS E APROVAÇÕES:



MUNICÍPIO DE DESCANSO

Descanso, lugar bom de viver!



OBRA/PROJETO: **AMPLIAÇÃO ESCOLA CACHOEIRINHA**

LOCAL: LINHA CACHOEIRINHA, ZONA RURAL DE DESCANSO/SC

ESCALA: INDICADA	DESENHADO POR: SETOR DE ENGENHARIA	DATA: OUTUBRO DE 2021
------------------	------------------------------------	-----------------------

DIMENSÕES: ÁREA TOTAL DO LOTE: 6.336,17 m² ÁREA TOTAL A AMPLIAR: 103,29 m²

DESENHOS: **AMPLIAÇÃO SALAS DE AULA - PLANTA ELÉTRICA E CLIMATIZAÇÃO**

RESPONSÁVEL TÉCNICO: FERNANDO TRINTINAGLIA - CREA/SC 140.621-5	FOLHA: 06/07
--	--------------